


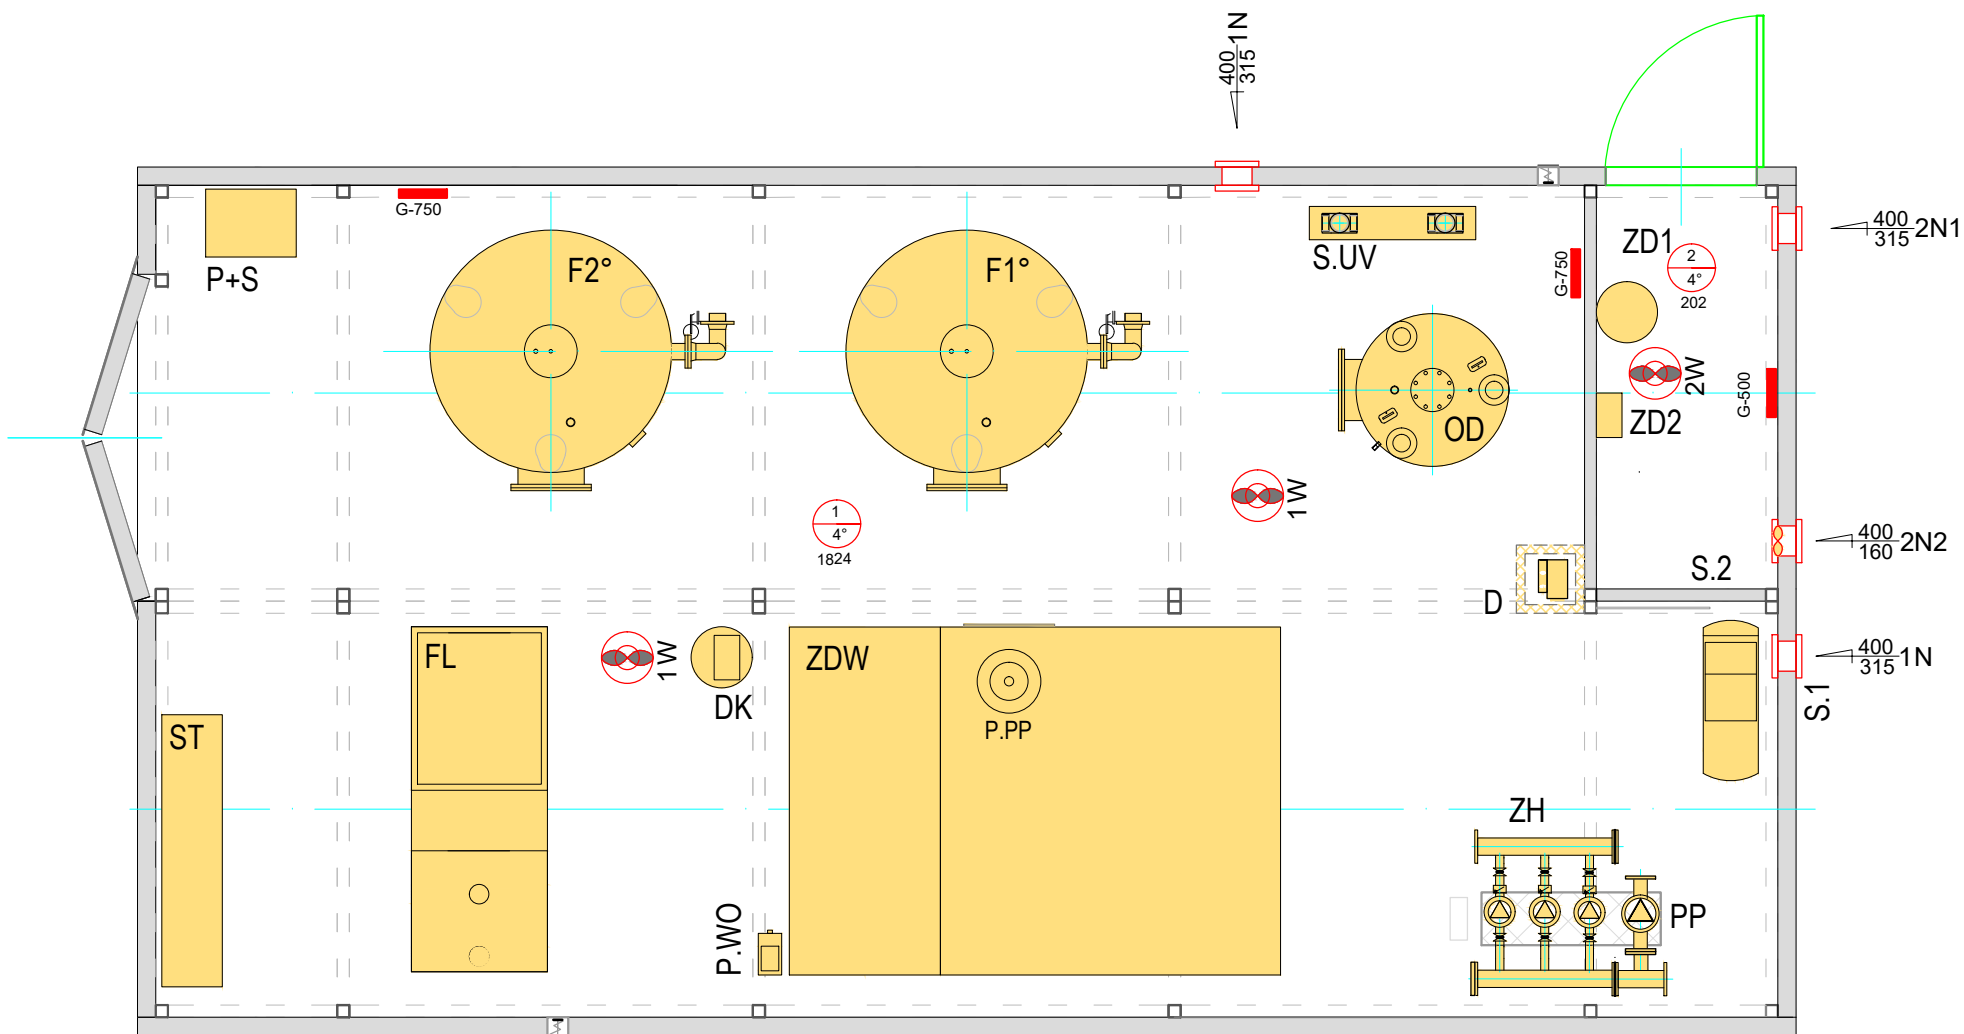

OZNACZENIA URZĄDZEŃ :

- F1° - Filtr pośpieszny Fe
F2° - Filtr pośpieszny Mn
OD - Odgazowywacz wstępny
D - Dmuchawa
PP - Pompa płuczająca złożę
ZH - Zestaw hydroforowy
ST - Szafa sterownicza z rozdzielnią
S - Zespół sprężarki
S1 - Sprężarka
S2 - Tablica rozdzielcza powietrza
P+S - Pulpit z szufladą [wiszący] i szafka na dokumenty
ZD - Zespół dezynfekcji chemicznej
ZD1 - Pompa środka dezynfekującego
ZD2 - Zbiornik V=60 l na środek dezynfekujący w koszopalecie
S.UV - Sterylizator UV
ZDW - Zbiornik dwukomorowy odzysku wody
FL - Filtr lamela
P.PP - Pompa wody popłucznej
P.WO - Pompa wody odzyskanej
DK - Dawkownik koagulanta

WYKAZ POMIESZCZEŃ :

- 1 - Hala filtrowania
2 - Dezynfekcja

UWAGA : Oznaczenia przewodów na rys. nr 2.1

OZNACZENIA INSTALACJI CO i WENTYLACJI :

- 1N - Czerpnia ścienna 400x315. Umieścić 200 mm nad posadzką [spód czerpni].
1W - Wentylator hybrydowy Dn 150 na podstawie dachowej; V=30÷150 m3/h
2N1 - Czerpnia ścienna 400x315. Umieścić 200 mm nad posadzką [spód czerpni].
2N2 - Wentylator ścienny; V=150 m3/h. Umieścić 200 mm nad posadzką [spód czerpni].
2W - Wentylator hybrydowy Dn 150 na podstawie dachowej; V=30÷150 m3/h
G - 750W - Grzejnik elektryczny, konwektorowy, z elementem grzewczym umieszczonym w płaszczu olejowym, z termostatem; moc grzejnika

PROJEKT BUDOWLANY				
'ZAPRONAD' - ul. Wiśniowa 1; 66-431 Czechów				
PRZEDSIĘWZIĘCIE	BUDOWA KONTENEROWEJ STACJI UZDATNIANIA WOD Y WRAZ Z INFRASTRUKTURA TECHNICZNĄ i PRZEBUDOWA UJĘCIA WODY			
OBIEKT:	KONTENER TECHNICZNY			
ADRES:	74-300 GŁAZÓW	działka : nr 298/2 obręb : Głazów 321004_5.0013		
TYTUŁ RYS.:	INSTALACJE CO i WENTYLACJI RZUT PRZYZIEMIA			
AUTORZY	IMIĘ I NAZWISKO	DATA	PODPIS	SKALA 1 : 50
PROJEKTOWAŁ:	inż. Eugeniusz Błoński uprawnienie budowlane nr 40/80/Gw specjalność instalacyjno - inżynierska	04.2018 r.		
OPRACOWAŁ:				Rys. nr
SPRAWDZIŁ :	mgr inż. Jarosław Nowicki uprawnienie budowlane nr LUKG/0004/POOS/05 specjalność instalacyjna	04.2018 r.		IS 12