


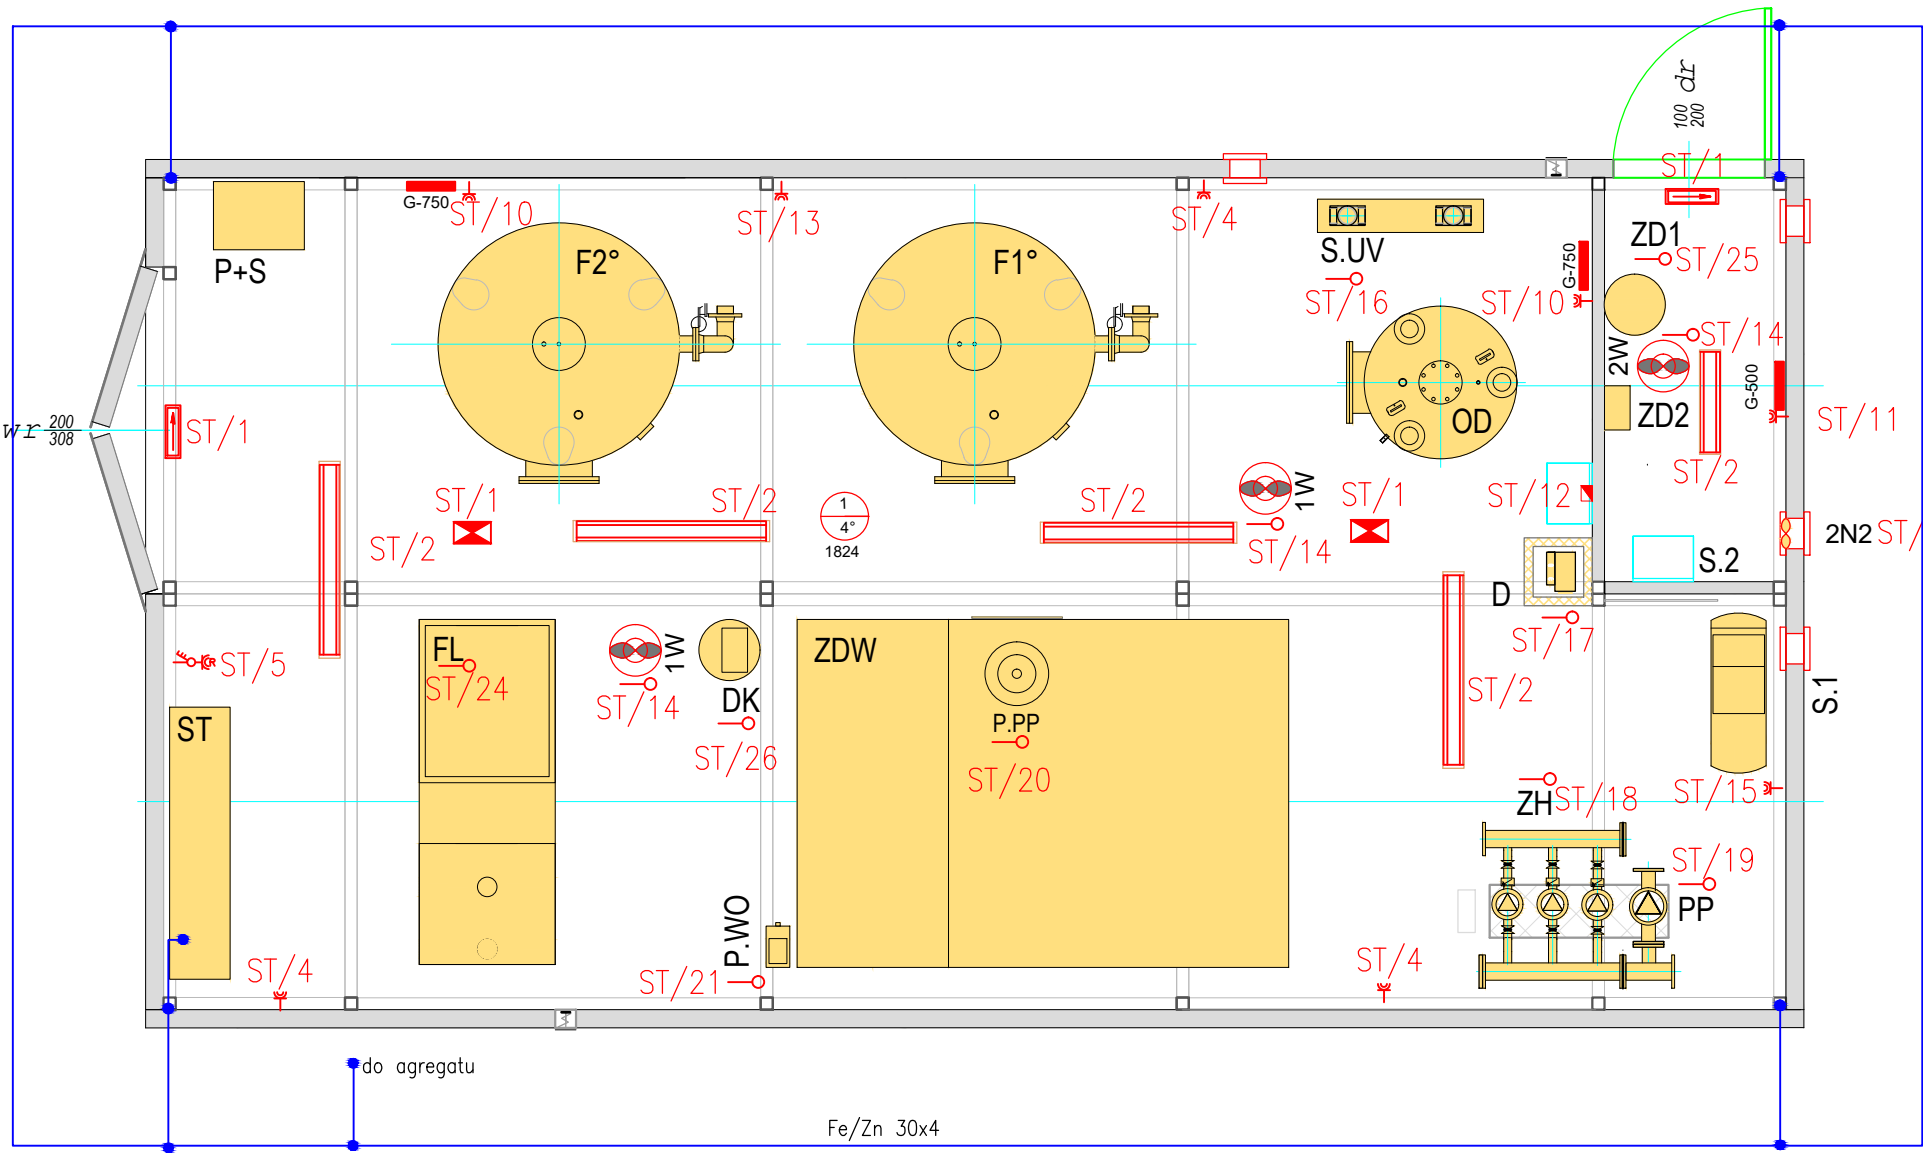

- [Symbol] Oprawa LED IP65 50W
- [Symbol] Oprawa LED IP65 26W
- [Symbol] Oprawa awaryjna LED IP65 1W 1h z piktogramem
- [Symbol] Oprawa awaryjna LED IP65 3W 1h
- [Symbol] Zestaw gniazd remontowych
- [Symbol] Wypust elektryczny
- [Symbol] Uziom otokowy (dołączyć studnie głębinowe S1; S2 i zbiornik ZW)

- OZNACZENIA :**
- F1° - Filtr pośpieszny Fe
 - F2° - Filtr pośpieszny Mn
 - OD - Odgazowywacz wstępny
 - D - Dmuchawa
 - PP - Pompa płucząca złożo
 - ZH - Zestaw hydroforowy
 - ST - Szafa sterownicza z rozdzielnią
 - S - Zespół sprężarki
 - S1 -Sprężarka
 - S2 -Tablica rozdzielcza powietrza
 - P+S - Pulpit z szufladą [wiszący] i szafka na dokumenty
 - ZD - Zespół dezynfekcji chemicznej
 - ZD1 - Pompka środka dezynfekującego
 - ZD2 - Zbiornik V=60 l na środek dezynfekujący w koszopalecie
 - S.UV - Sterylizator UV
 - ZDW - Zbiornik dwukomorowy odzysku wody
 - FL - Filtr lamela
 - P.PP - Pompa wody popłucznej
 - P.WO - Pompa wody odzyskanej
 - DK - Dawkownik koagulanta
 - wr; dr - Wrota i drzwi wejściowe; wymiary
 - [Symbol] - podgrzewacz cw
 - [1W] - Wentylator hybrydowy
 - [2N2] - Wentylator ścienny
 - [2W] - Wentylator hybrydowy
 - [Symbol] - Grzejnik elektryczny, moc grzejnika
 - G - 750W

WYKAZ POMIESZCZEŃ :

- 1 - Hala filtrowania
- 2 - Dezynfekcja

PROJEKT BUDOWLANY				
"ZAPRONAD" - ul. Wiśniowa 1; 66-431 Czechów				
PRZEDSIĘWZIĘCIE	BUDOWA KONTENEROWEJ STACJI UZDATNIANIA WODY WRAZ Z INFRASTRUKTURĄ TECHNICZNĄ i PRZEBUDOWĄ UJĘCIA WODY			
OBIEKT:	KONTENER TECHNICZNY			
ADRES:	74-300 GŁAZÓW	działka : nr 298/2 obręb : Głazów 3321004_5.0013		
TYTUŁ RYS.:	INSTALACJE ELEKTRYCZNE RZUT PRZYZIEMIA			
AUTORZY	IMIĘ I NAZWISKO	DATA	PODPIS	SKALA 1 : 50
PROJEKTOWAŁ:	mgr inż. Bogusław Dombek 18/99/Gw spec. inst. w zakresie sieci, instalacji i urządzeń elektr. i elektroenergetycznych	08.2018 r.		
OPRACOWAŁ:				Rys. nr
SPRAWDZIŁ:	inż. Lech Kosobucki 52 / 84 spec. instalacji elektrycznych w zakresie pełnym	08.2018 r.		IE 2